




Schnitt A-A

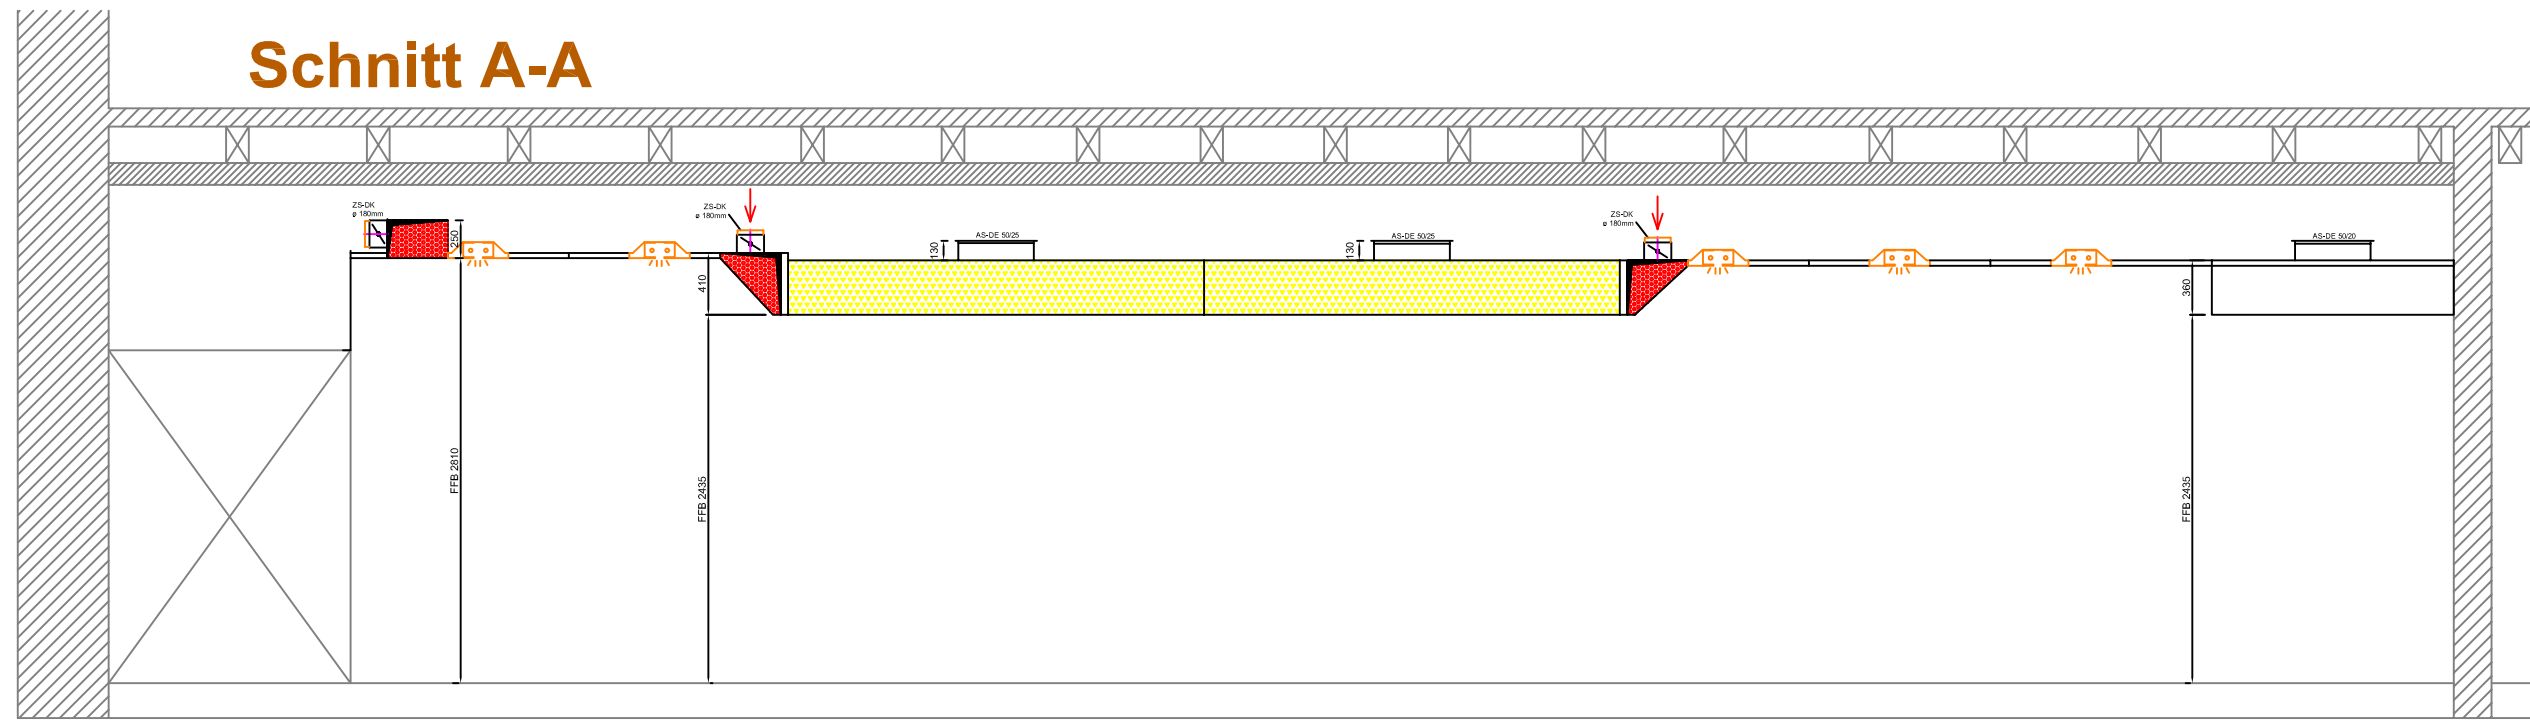

Schnitt B-B

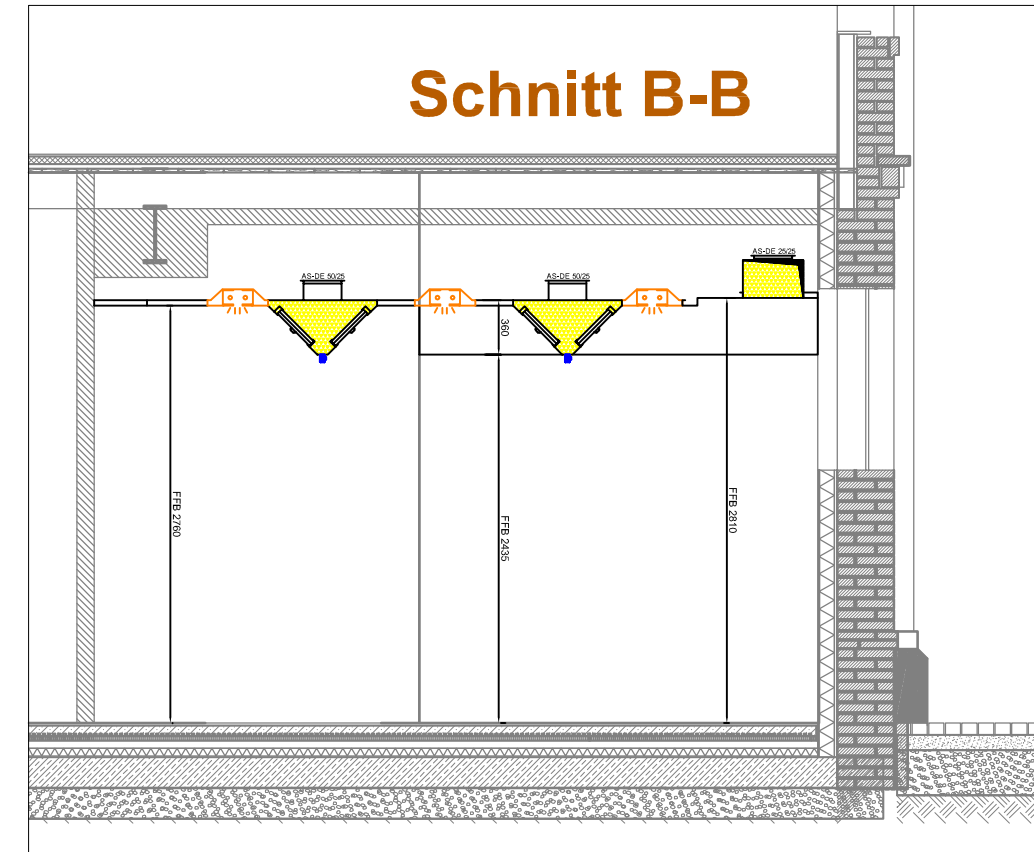

Schnitt C-C

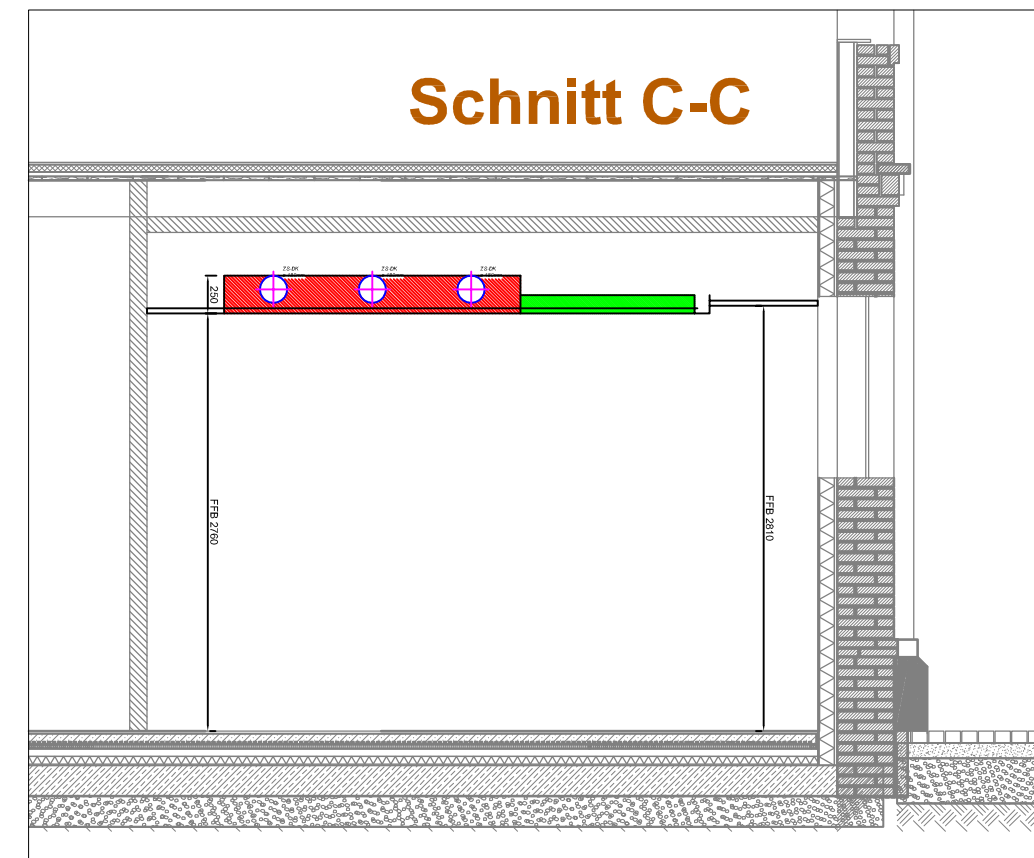

Legende

- Zuluft untemperiert
- Zuluft temperiert
- Fortluft
- Einbauleuchten EDL 18/2 Watt 660 mm lang
- Einbauleuchten EDL 36/2 Watt 1285 mm lang
- Einbauleuchten EDL 58/2 Watt 1582 mm lang
- Anklemdose für Einbauleuchten Zuleitung 3x 1,5"
- Notlicht
- ZL-DK 18 Zuluftstützen mit Drosselklappe ø 180mm (max. 450 m³/h) für temperierte Zuluft
- AS-DE Abfußtutzen mit Drosselkammer
- S-FD-DL Fortluftelement, doppelseitig mit Deckenleuchten
- S-FE-DL Fortluftelement, einseitig mit Deckenleuchten
- S-FD Fortluftelement, doppelseitig
- S-FE Fortluftelement, einseitig
- S-FG-SWF Fortluftelement, gerade mit Wäbelschirm
- S-ZG Zuluftauslass, gerade
- S-ZS Zuluftauslass, schräg
- S-DL Deckenleuchte
- S-PP Paneelblech, perforiert
- S-PPS Paneelblech, perforiert schalldämmend
- S-P Paneelblech
- SWF Aerosolabscheider aus CMS
- BB Blindblech
- UVC Element
- S-PR Revisionspaneel
- F-Profil F-Profil für Paneelbefestigung
- W-Profil W-Profil zur Paneelbefestigung
- T-Profil T-Profil für Paneelbefestigung
- Fettabschahn Fettabschahn
- Lautsprecher Lautsprecher
- Brandmelder Brandmelder

B

C

A

SYSTAIR-Lüftungsdecke
 Typ: SYSTAIR-LS
 Größe: 60 m²
 Lüftungsleistung:
 Zuluftmenge AB = 2000 m³/h
 Zuluftmenge ZU = 6600 m³/h (temperiert)
 Zubehör:
 Filter/Blindbleche
 15 Stk. Aerosolabscheider Typ: SWF-D 50/30 aus CMS
 30 Stk. Blindblech BB 50/30 aus CMS
 Beleuchtung:
 2 Stk. Einbauleuchten EDL 18 Watt mit EVG
 14 Stk. Einbauleuchten EDL 36 Watt mit EVG
 4 Stk. Einbauleuchten EDL 58 Watt mit EVG
 Sicherung der Beleuchtung über bewegliches Baumlicht
 CMS-Profil:
 8 Stk. F-Profil
 8 Stk. L-Profil
 8 Stk. T-Profil
 ALU-Profil, weiß:
 8 Stk. F-Profil
 8 Stk. L-Profil
 8 Stk. T-Profil
 sonstiges:
 1 Stk. AS-DE 50/25 - Abfußtutzen mit Drosselkammer
 1 Stk. AS-DE 50/25 - Abfußtutzen mit Drosselkammer
 4 Stk. AS-DE 50/25 - Abfußtutzen mit Drosselkammer
 15 Stk. ZL-DK 18 - Zuluftstütze als Drosselklappe ø 180mm
 10 Stk. Fettabschahn, Gegenripplund Dichtungen

Index	Beschreibung	Datum	gez.
a			
Projekt 8150 Lüftungsdecke SYSTAIR-LS Restaurantküche		Maßstab 1:50	Lufttechnische Systeme GmbH & Co KG Maybachstrasse 3/1 - Industriegebiet D - 71735 Eberdingen-Hochdorf Tel. (+49) 07042 / 37408-0 Fax 37408-88 www.systair.de - info@systair.de
Zeichnungs-Nr. 8150 A2_Lüftungsdecke_1-50		geplant gezeichnet	
Schutzvermerk nach DIN 34: Diese Zeichnung darf ohne unsere Genehmigung weder dritten Personen noch Konkurrenzfirmen mitgeteilt werden. Sie ist auf Verlangen jederzeit zurückzugeben.			